


Légende

- Réseau AEP à créer
- 1 Ø25 Diamètre
- × Bouche à clé carrée (purgés, vidanges)
- ⊙ Bouche à clé ronde (branchements)
- ⊠ Vanne à opercule (sectionnement)
- Cages compteur existantes
- ⌋⌋ Coudes et tés à brides
- ⌋⌋ Cones de réductions à brides
- ⊠ Cages compteur à créer
- Busage de fossé

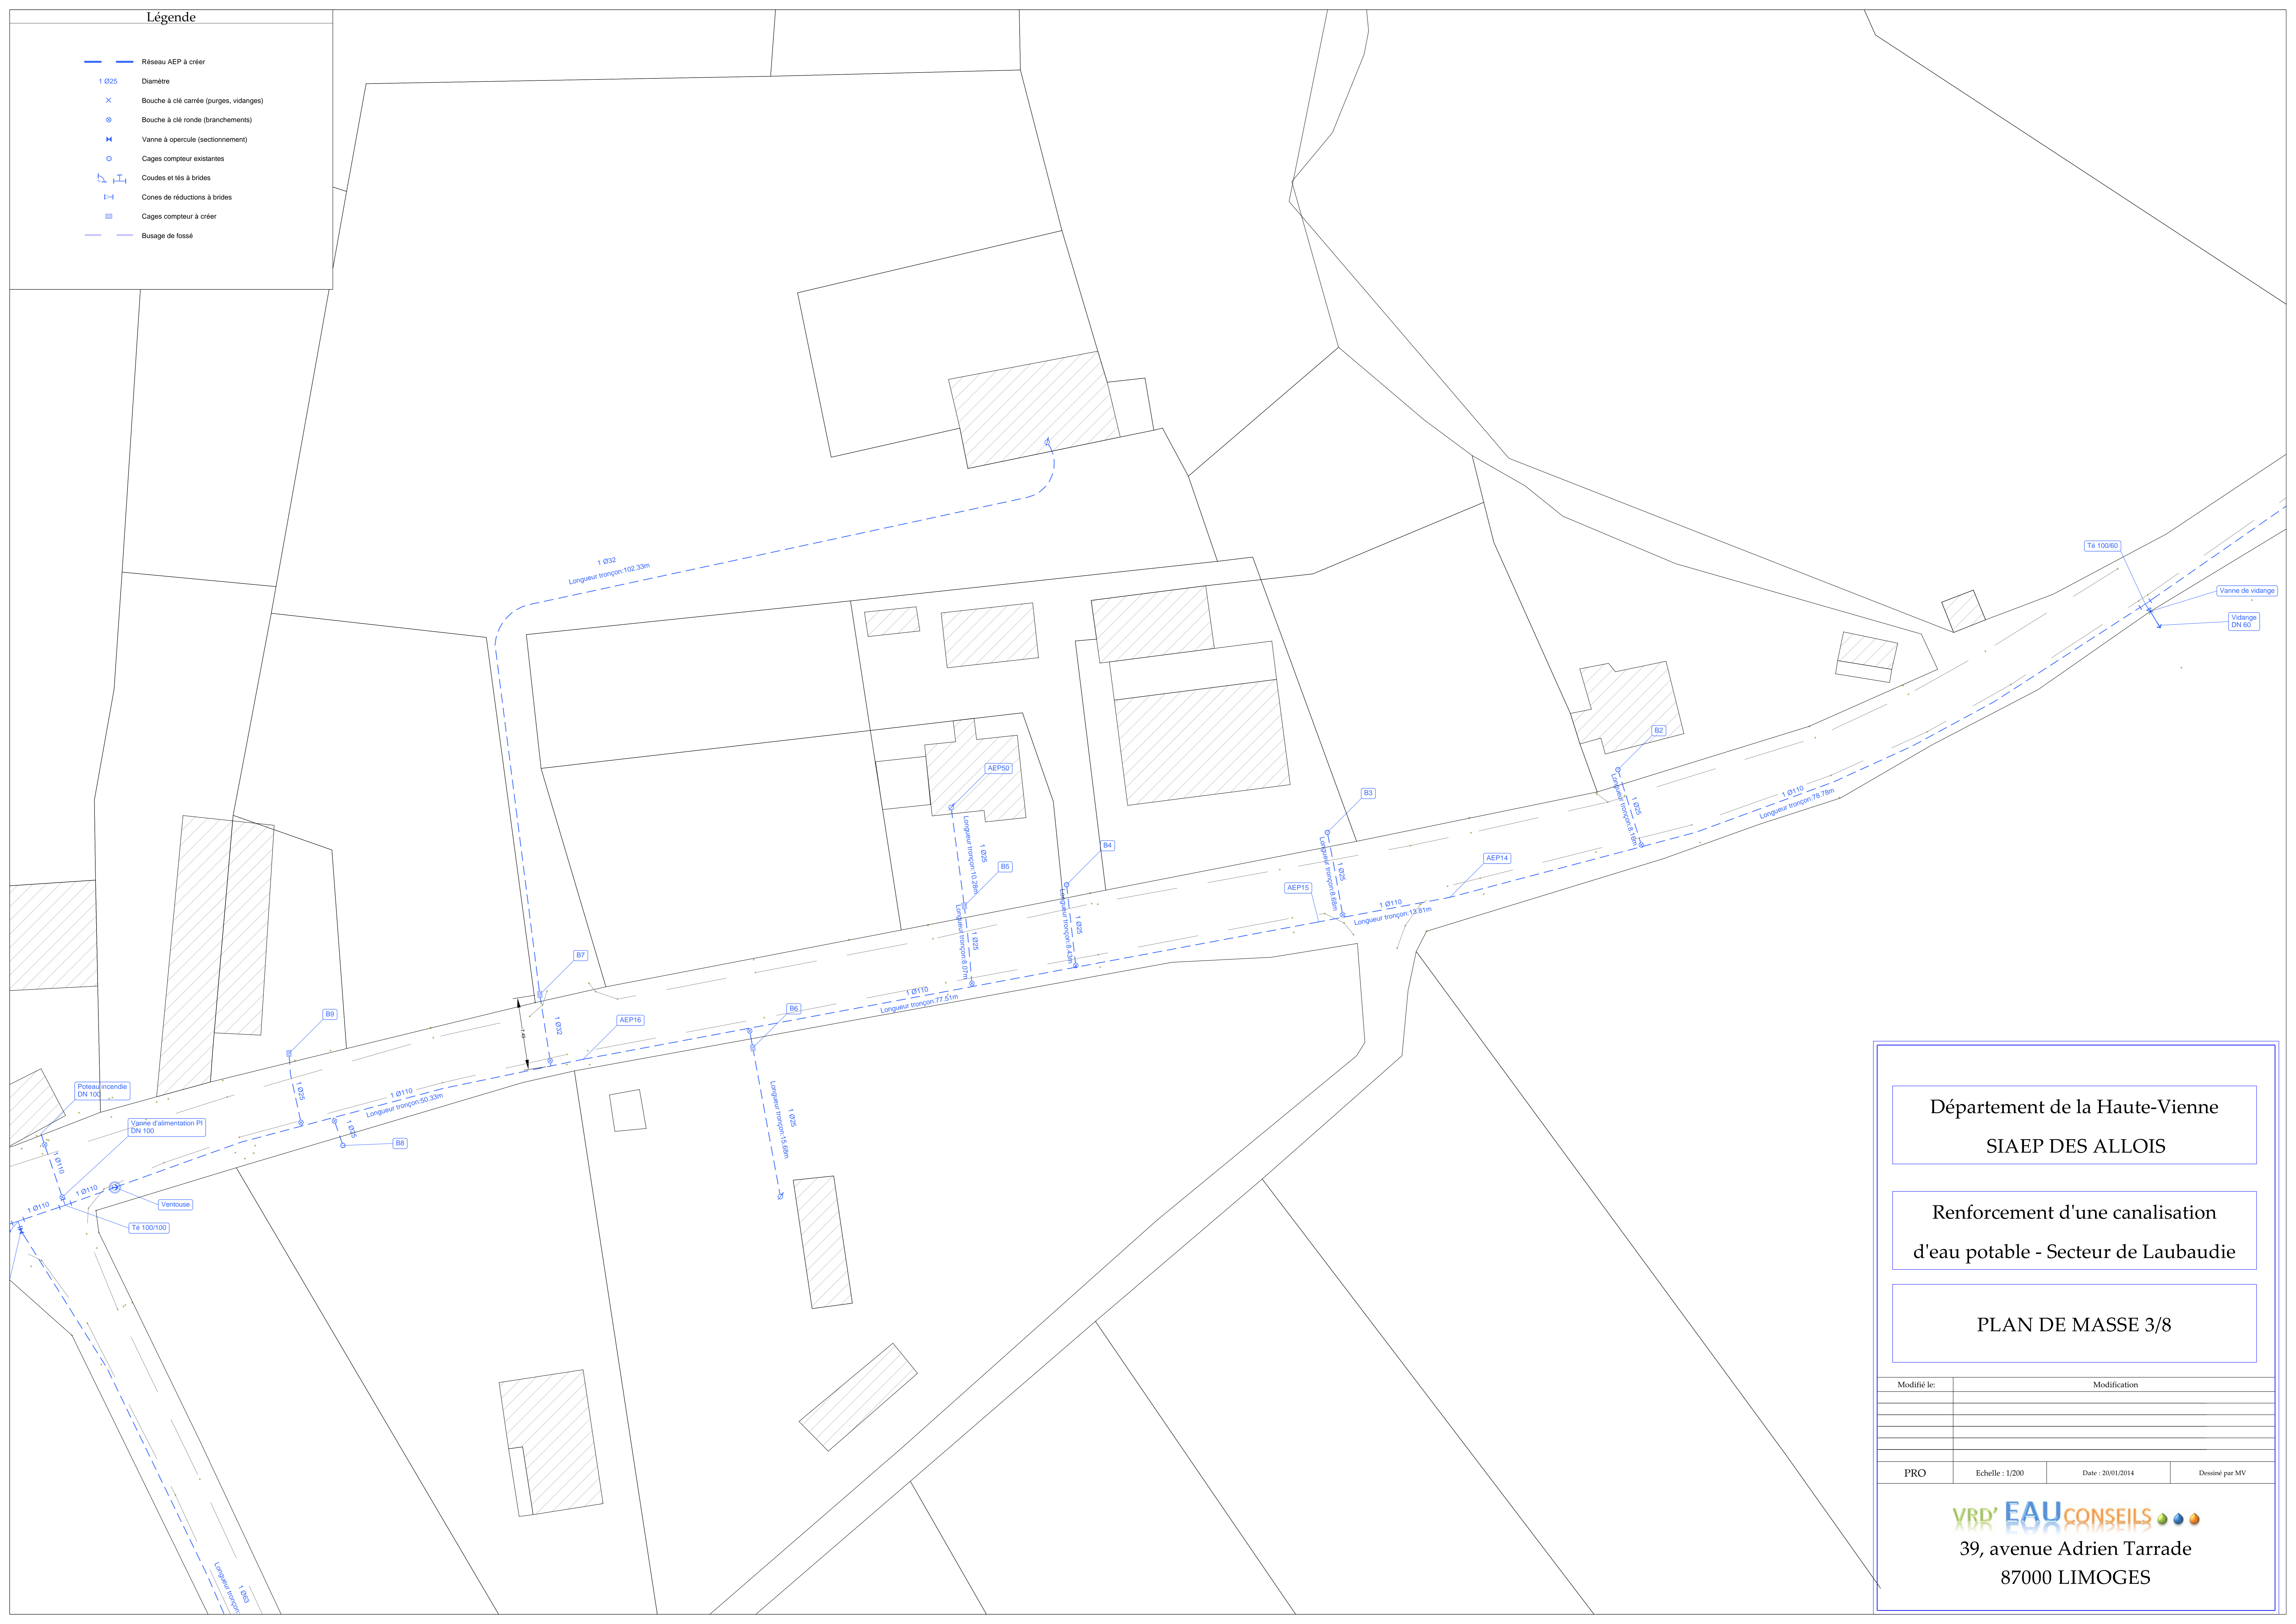

Département de la Haute-Vienne
 SIAEP DES ALLOIS

 Renforcement d'une canalisation
 d'eau potable - Secteur de Laubaudie

 PLAN DE MASSE 3/8

Modifié le:	Modification

PRO Echelle : 1/200 Date : 20/01/2014 Dessiné par MV

 39, avenue Adrien Tarrade
 87000 LIMOGES